




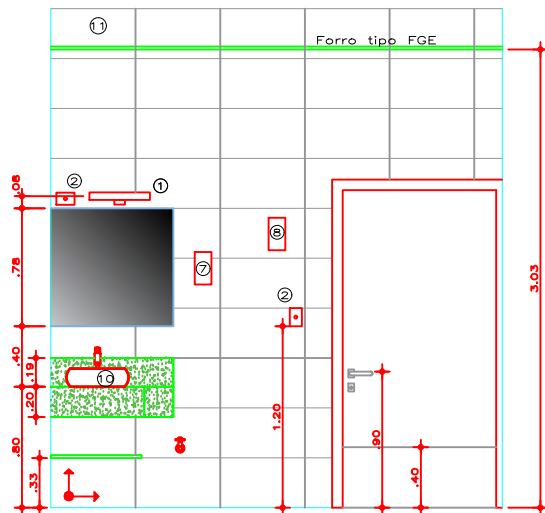


VISTA 1
esc.: 1:50

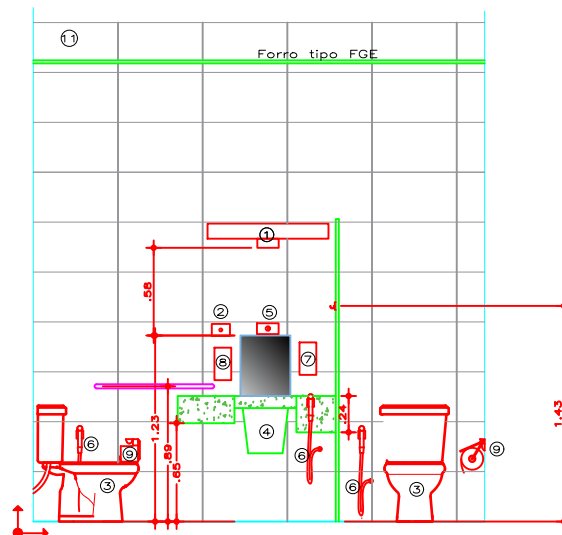

VISTA 2
esc.: 1:50

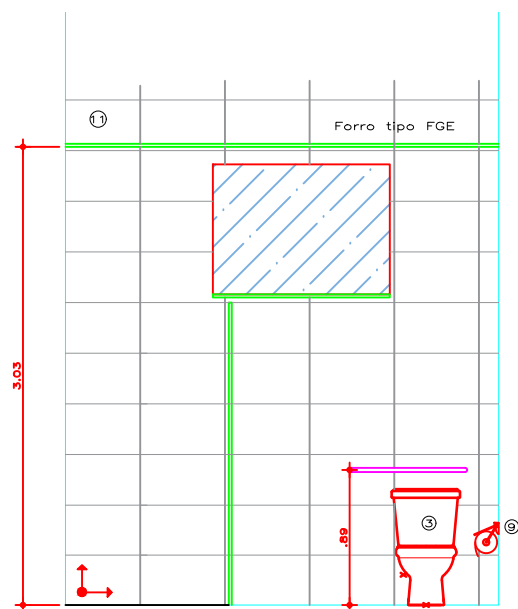

VISTA 3
esc.: 1:50

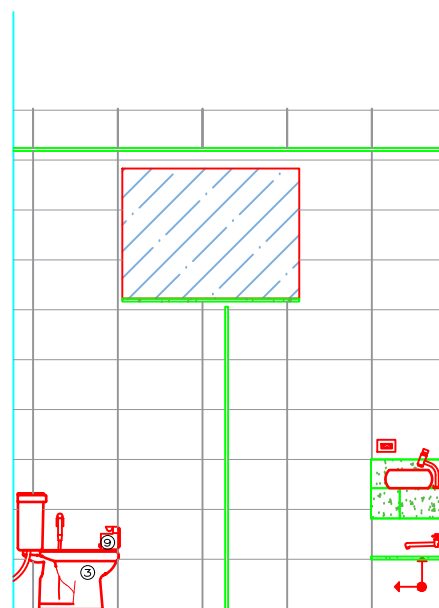

VISTA 4
esc.: 1:50

- ① Luminária Led Para Espelho Banheiro Bivolt 40 Cms Bco Frio
- ② Sensor de movimento 2x4" bivolt - modelo Q18
- ③ Bacia sanitária com caixa acoplada ICASA IC54 cor branca tipo dualflux
- ④ Bacia sanitária suspensa de saída horiz. cor branca Deca Vogue Plus
- ⑤ Válvula de descarga tipo fluxo duplo
- ⑥ Ducha higiênica cromada
- ⑦ Dispenser papel higienico atachado
- ⑧ Dispenser alcool gel
- ⑨ Porta papel metalico cromado
- ⑩ Cuba de sobrepor cor branca Icasa IL6600
- ⑪ Revestimento de parede Embramac White Absolute Satiny - RT56800

CAMARA VEREADORES DE PIRACICABA

PROJETO EXECUTIVO - REFORMA BANHEIROS SALÃO NOBRE

PLANTA BAIXA - VISTAS

ALEXANDRE PONTES E COSTA

ENGENHEIRO CIVIL E SEGURANÇA TRABALHO

CREA 5061027810-ART 28027230200210112

4asengenharia@gmail.com/(19) 99607-0002



FOLHA

04/08

Revisão : 00

Data: 15/01/2020

Escala : 1:50

Desenho: Alexandre